


| LEGENDA                              |                                                   |
|--------------------------------------|---------------------------------------------------|
| STRATEGIE DI PREVENZIONE ANTINCENDIO |                                                   |
| SIMBOLO                              | DESCRIZIONE                                       |
|                                      | Idrante soprauolo DN 50 (2 X 45)                  |
|                                      | Attacco per Motopompa V.V.F. - Femmina UNI70      |
|                                      | Tubazione in Pead PN16 rete antincendio interrata |
|                                      | Indicazione quota                                 |
|                                      | Luce di Emergenza                                 |
|                                      | Cartello uscita di sicurezza                      |
|                                      | Via di fuga esterna                               |
|                                      | Cartello attacco Autopompa V.V.F.                 |
|                                      | Cartello Idrante Soprasuolo                       |
|                                      | Cartello "VIETATO FUMARE"                         |
|                                      | Cartello Estintore                                |
|                                      | Cartello Locale Gruppo di Pompaggio Antincendio   |

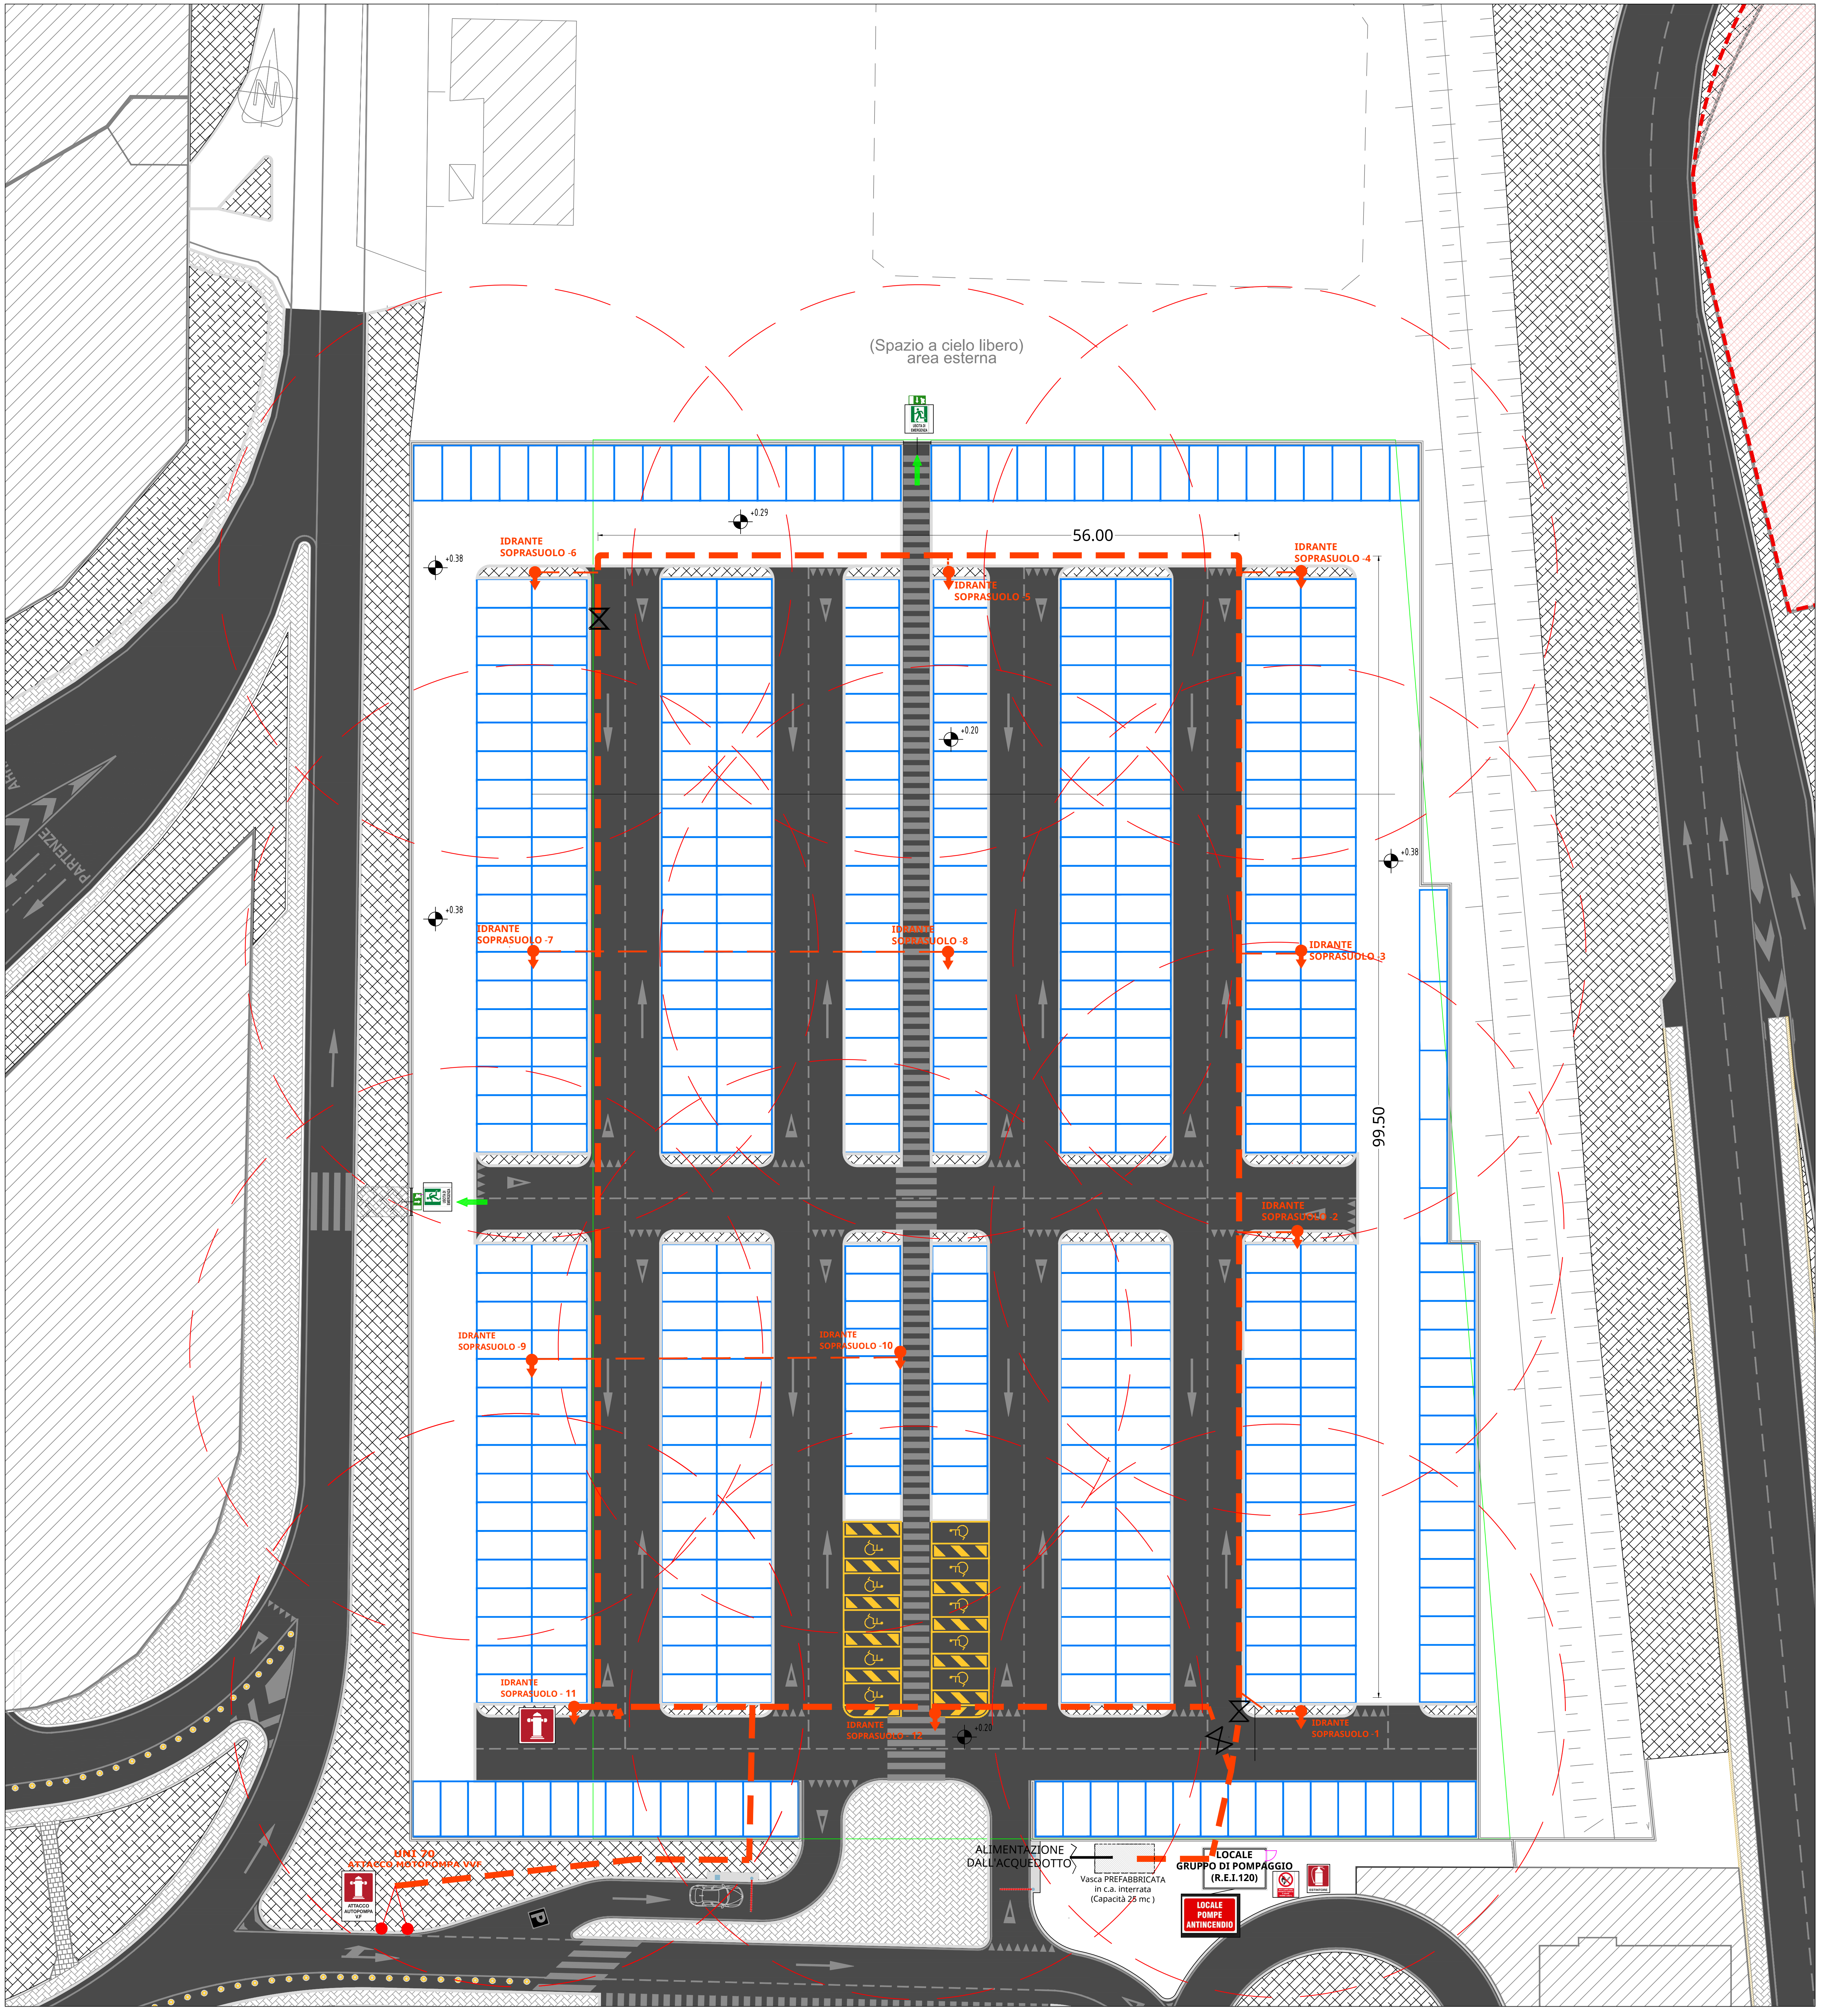

**AEROPORTO FONTANAROSSA CATANIA**  
UTILIZZO ANTICIPATO AREA "EX CAMPO SPORTIVO"  
E RIQUALIFICA VIABILITÀ DI ACCESSO

**PROGETTO ESECUTIVO**

PROGETTO - SAC S.p.A.  
Area Engineering

Ing. Luigi Bonfiglio

geom. Vincenzo Mommio

SAC S.p.A. Società per Azioni  
Ing. A. Bonfiglio  
Dott. Ing. Agostino Mommio  
arch. Giusi M.G. Nicotra

Ing. Domenico Antonio Cucina

geom. Antonio Luciano Arditi  
SAC S.p.A. Società per Azioni  
AEROPORTO FONTANAROSSA  
CATAIA (CT) - 95060  
Geom. Antonio Luciano Arditi

P.L. AREA DI MOVIMENTO  
Ing. Gianluigi Storti

P.L. MANUTENZIONE INFRASTRUTTURE E SISTEMI  
geom. Antonio Luciano Arditi

P.L. TERMINAL  
Ing. Antonio Luciano Arditi

**IMPIANTO IDRICO ANTINCENDIO FISSO  
RETE IDRANTI**

Cod. MIA: Cod. CIP: VB 3

DATA PROGETTO: MAGGIO 2017

AGGIORNAMENTI:

Numeraazione Tavola  
**ES\_UAEC5\_IIAFRI**

SCALA: 1:200

L'INGEGNERE E MANAGER  
Ing. Antonio Luciano Arditi

P.L. PROGETTAZIONE INFRASTRUTTURE E SISTEMI  
Ing. Luigi Bonfiglio

L'AMMINISTRAZIONE

L'IMPRESA